


SCHVÁLENO

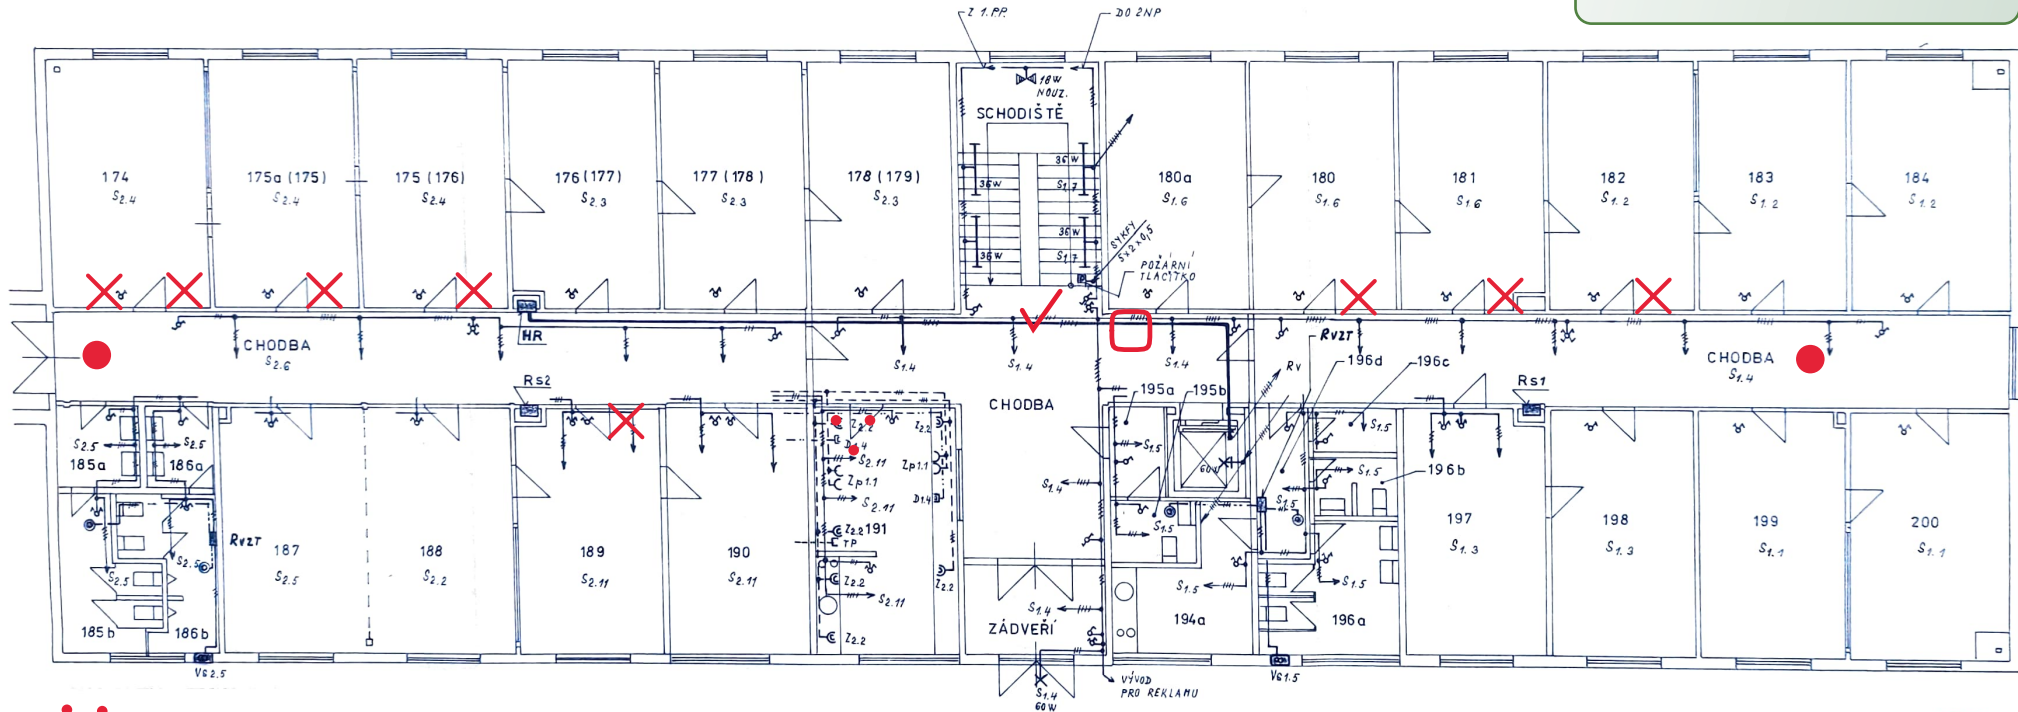

• — Prostup k RACKu do 1 NP

✓ — FULL HD LCD

□ — Kiosek (Antivandal)

● — LED podružný

✗ — LED přepážka

VED. PROJEKTANT	Ing. Petr Křivka	PROJEKTANT	Květoslav Beneš
DATAUM	01/2005	VYPRACOVAL	
KRAJ - ÚST. - MÍSTO	Ústecký - Louny - Louny		
ÚČEL	Projekt ke stavebnímu řízení		
AKCE	Dispoziční uspořádání objektu čp. 2379 ul. Pod Nemocnicí, Louny - II etapa ELEKTROINSTALACE - 1.N.P.		
INVIKTOR	Město Louny		
			ČÍSLO PARE
			Formáty 3 A4
			Měřítko 1:50
			ČÍSLO VYKRESU
			E 2a

